


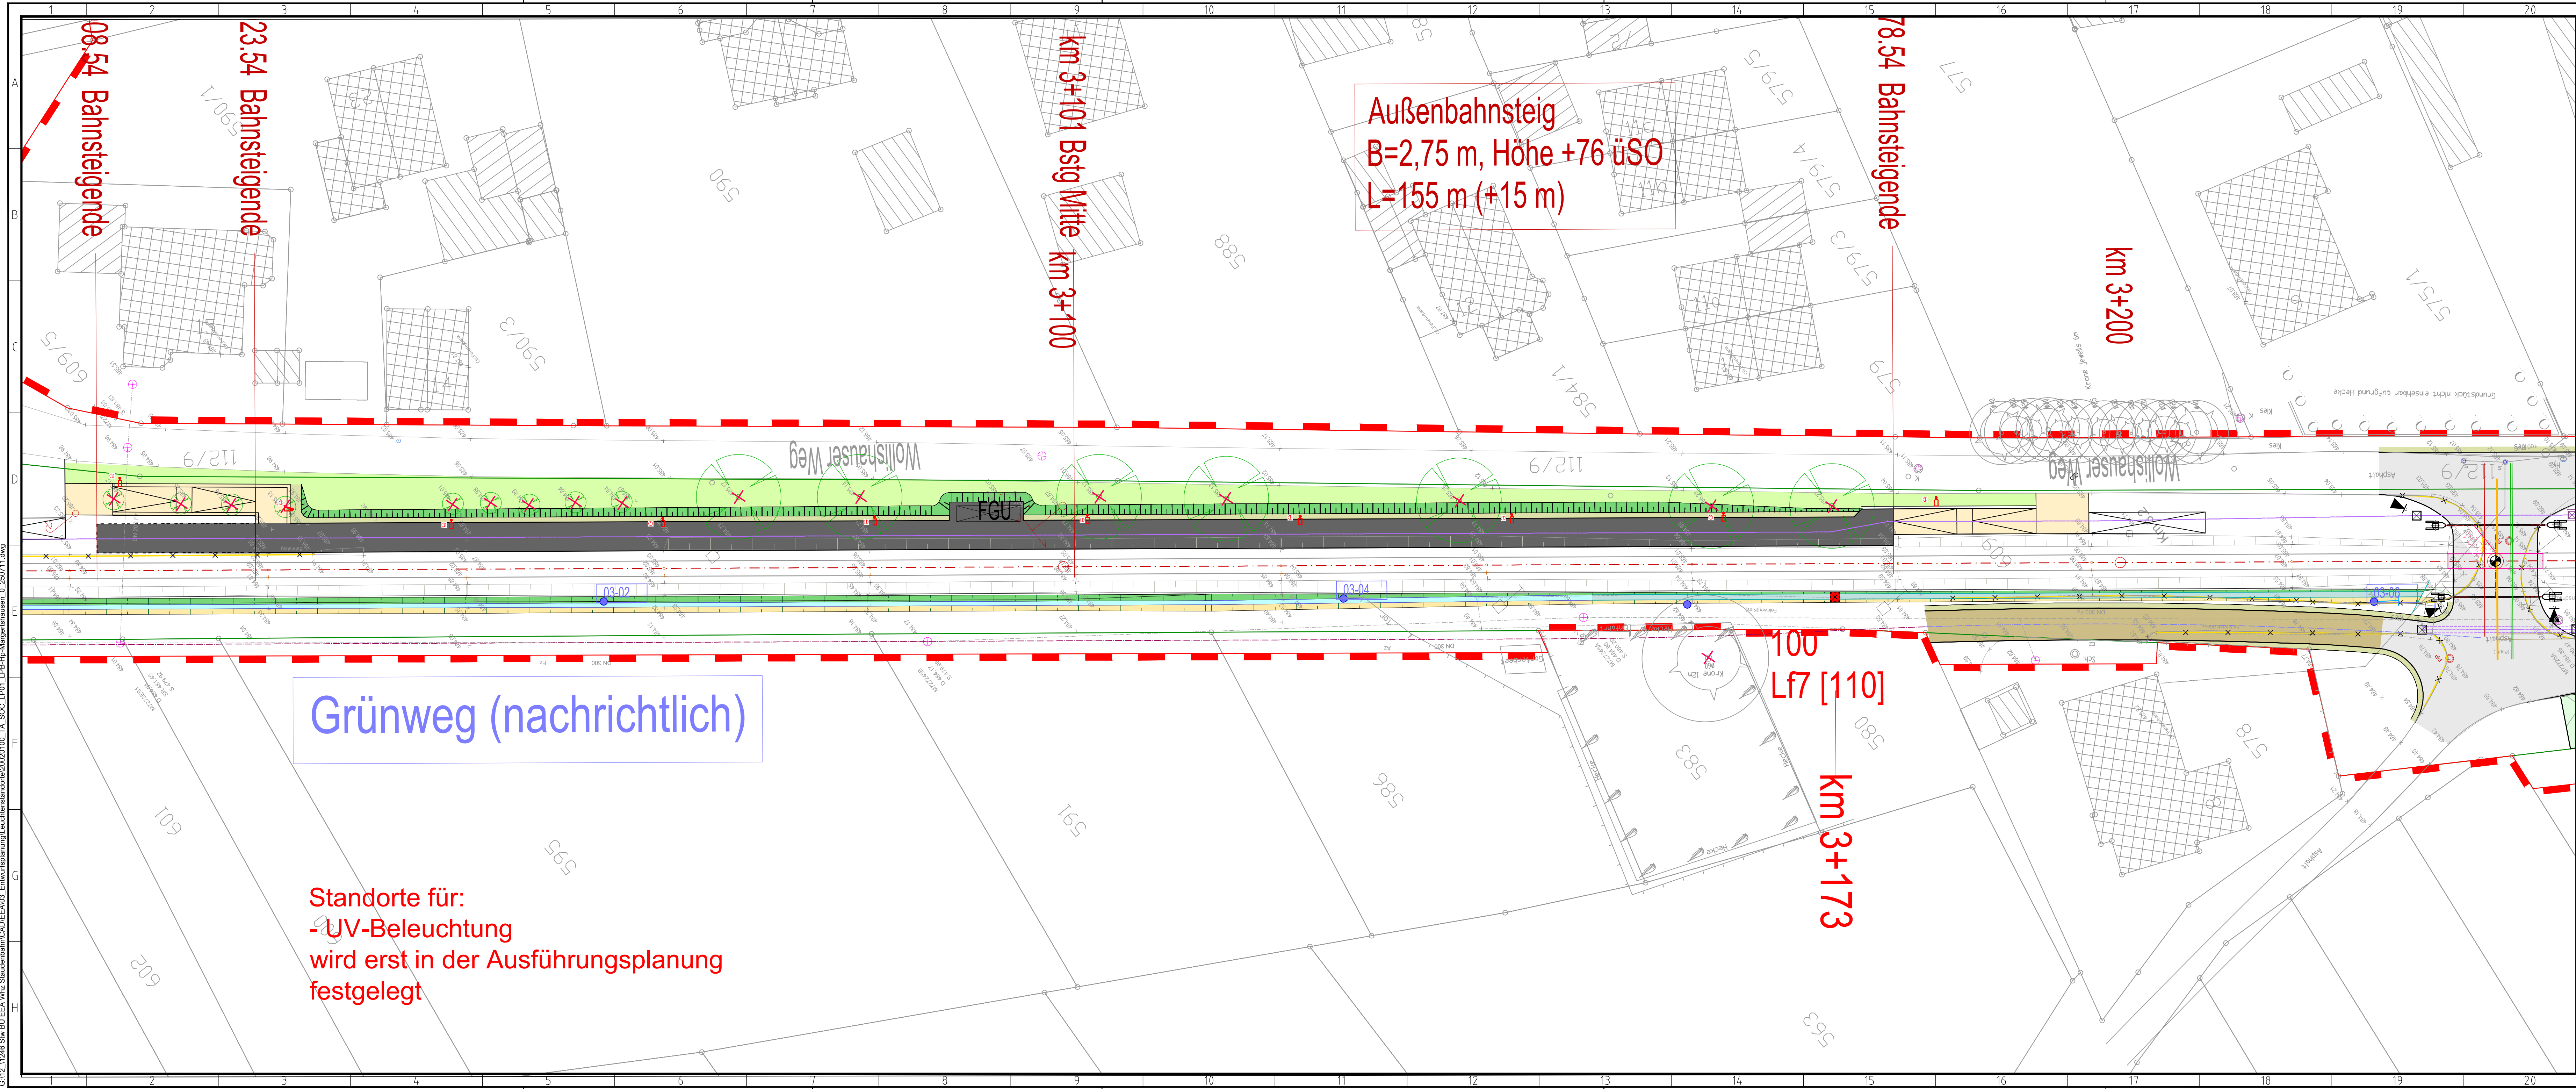

Legende

Bestand	Tiefenerder
Bestand IVL	Gleiserdung
Neubau	Erdungskabel
Rückbau	Niederspannungs-kabel
Bahngrenze	Mastleuchte Lph.6m 1 x TECE021-730-5300 Bestückung : 1 x 25 LED 15.8 W / 2766 lm
	Doppelmastleuchte Lph.6m 2 x TECE021-730-5303 Bestückung : 1 x 20 LED 13.1 W / 2220 lm
	Langfeldleuchte Lph.4m NIGHTLINE DB m1500, V2, 2000lm, 16W, 940/4000K, PC glasklar, schrägstrahlend, LDP-Prismenscheibe, Leuchteinsatz m1500 für Träg Bestückung : 1 x LED / 13 W 16 W / 2000 lm
	nicht überdachte Bahnsteige mit geringen Verkehrsaufkommen Bahnsteigzugänge Treppen
	Beleuchtungsmast

Grundlagen Plan

Planart	Bezugssystem	Bezugsquelle	Datum
ALKIS-Daten	Lagesystem: Gauß-Krüger-System (GK) DE_DHDN_3GK4_BY120	Vermessungsamt Augsburg Fronhof 12 86152 Augsburg	26.07.2023
Vermessung	Lagesystem: Gauß-Krüger-System (GK) DE_DHDN_3GK4_BY120 Höhensystem: Höhe über normalorthometrische Höhe DE_DHHN2016_NHN	Hauptvermessung: Sweco GmbH Steinmühl Furt 67 86167 Augsburg Ergänzungsvermessung: Vermessungs- und Ingenieurbüro Scholz GmbH Gewerbestr. 4 86420 Diedorf bei Augsburg	21.03.2018 2024 / 2025

d	c	b	a
Index	Änderungen	Bearbeiter	Prüfer Datum

SWU Verkehr GmbH
Bauhofstraße 9
89077 Ulm
Tel.: 0731/166-0
E-Mail: info@swu.de

SWU

Planung:

SOCOTEC INGENIEURE AG
SOCOTEC INGENIEURE AG
Abteilungsleiter: Rüdiger Hopmann
Hoyerswerda, den

SOCOTEC

Fachbereich: Digitalisierung von Robert Fiedler
Digitalisierung: Rüdiger Hopmann
in: SOCOTEC Ingenieure AG
Qualitätsmanagement: Rüdiger Hopmann
Datum: 2023-10-10 10:00:00

Vorhaben: **Reaktivierung der Strecke 5340 (Staudenbahn) für den SPNV
Gessertshausen - Langenreuth**

Antrag auf Planfeststellung	Anlage: 20.02.01
------------------------------------	----------------------------

Plan: Technische Ausrüstung Lageplan Beleuchtungsmaststandorte Hp Margertshausen	Plandatum: 11.07.2025 Maßstab: 1 : 250
---	---

Freigabe: Ulm, den Ralf Gummertsch, Geschäftsführung Verkehr	SWU Verkehr GmbH Kubel I.A. Philip Kutschera, Projektleitung
--	--

Plannummer: 20020100_TA_SOC_LP01_LPB-Hp-Margertshausen_0_250711

1189 mm / 420 mm

G:\12\1246 SW BÜ EEA Vlnz Staudenbahn\Leuchtdaten\20020100_TA_SOC_LP01_LPB-Hp-Margertshausen_0_250711.dwg